


V10

V9

V8


V7

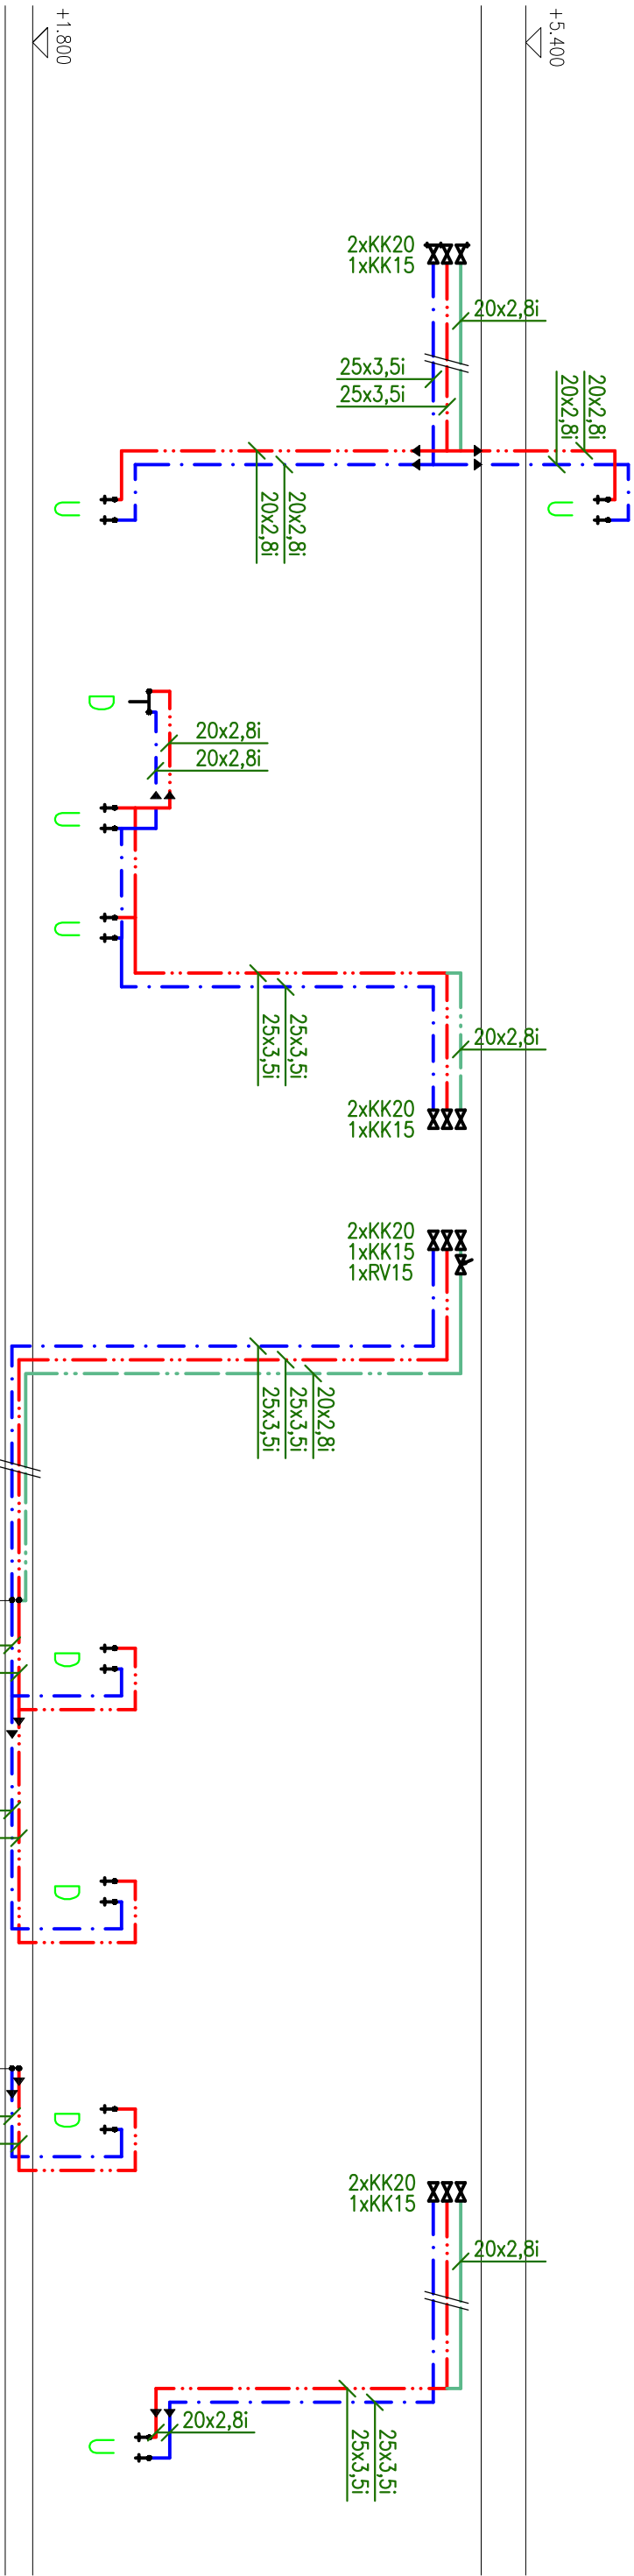

LEGENDA ČAR


 
- NOVÝ ROZVOD SV (PPR PN16)
- NOVÝ ROZVOD TV (VICEVRSTVÉ POTRUBÍ PN28)
- NOVÝ ROZVOD CTV (VICEVRSTVÉ POTRUBÍ PN28)


SITUACE

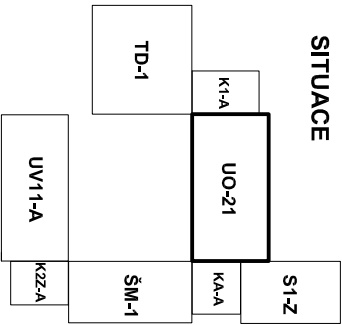

D.1.4 ZDRAVOTNĚ TECHNICKÉ INSTALACE



VYPRACOVAL:		PROJEKTANT:	
Antonín Žvok		Ing. Dorá Kožušníková	
PODPIS		PODPIS	
AKCE: VÝMĚNA ROZVODŮ ZDRAVOTECHNIKY A OPRAVA SOCIÁLNÍCH ZAŘÍZENÍ V OBJEKTU V ZÁLOMU 1, OSTRAVA–ZABŘEH			
ZAK. Č.: DK/21/01/18/ZTI			
OBSAH: SCHÉMA VODOVODU "UO–21"		FORMÁT 2 x A4	
STAVBA: V ZÁLOMU 2948/1, 700 30, OSTRAVA		DATUM 03–2018	
INVESTOR: MĚSTSKÝ OBVOD OSTRAVA–JIH		MĚŘÍTKO 1:50	
		STUPEŇ DPS	
		VÝKRES Č. D.1.4.19	



DK projekt, s.r.o. | tel.: 596 732 592  
Bonuminská 94/113 | www.dkprojekt.cz  
Ostřava, Muglínov | projekt@dkprojekt.cz