

LEGENDA

- U – UMÝVADLO (§ 600 mm)
- U2 – UMÝVADLO (§ 500 mm)
- WC – KOMBI KLOZET
- WC2 – ZAVĚSNÉ WC
- AP – PRAČKOVÝ VENTIL
- D – DŘEZ JEDNODUCHÝ
- D2 – DŘEZ DVOJITÝ
- SP – SPRCHOVÝŠTĚ; SPRCH. ŽLAB
- SP2 – SPRCHOVÝŠTĚ; SPRCH. VPUST
- SP3 – SPRCHOVÁ VANIČKA SE ZASTĚNOU
- VL – VÝLEVKA
- VP – PODLAHOVÁ VPUST S NEREZ MŘÍŽKOU
- P – PISOAR



LEGENDA ČAR

- STÁVAJÍCÍ ROZVOD SV (OCEL)
- STÁVAJÍCÍ ROZVOD SV PRO "S1-Z" (PPR)
- STÁVAJÍCÍ ROZVOD TV (POZINK)
- STÁVAJÍCÍ ROZVOD CTV (POZINK)
- NOVÝ ROZVOD SV (PPR PN16)
- NOVÝ ROZVOD TV (VÍCEVRSTVÉ POTRUBÍ PN28)
- NOVÝ ROZVOD CTV (VÍCEVRSTVÉ POTRUBÍ PN28)
- KANALIZAČNÍ POTRUBÍ – HT SYSTÉM
- KANALIZAČNÍ POTRUBÍ POD STROPEM – HT SYSTÉM
- KANALIZAČNÍ POTRUBÍ POD STROPEM – HT SYSTÉM
- ROZVODY SV, TV, CTV DEMONTOVAT
- NOVÝ POŽÁRNÍ VODOVOD – POZINK

LEGENDA

- NOVÝ ZAŘÍZOVACÍ PŘEDMĚT
- STÁVAJÍCÍ ZAŘÍZOVACÍ PŘEDMĚT
- STOUPAČKA KANALIZACE – NOVA
- STOUPAČKA KANALIZACE – STÁVAJÍCÍ
- STOUPAČKY TEPLÉ A STUDENÉ VODY – NOVE
- STOUPAČKY TEPLÉ A STUDENÉ VODY – STÁVAJÍCÍ
- STOUPAČKA POŽÁRNÍHO VODOVODU (POZINK) – NOVA
- STÁVAJÍCÍ POŽÁRNÍ HYDRANT C52

SITUACE

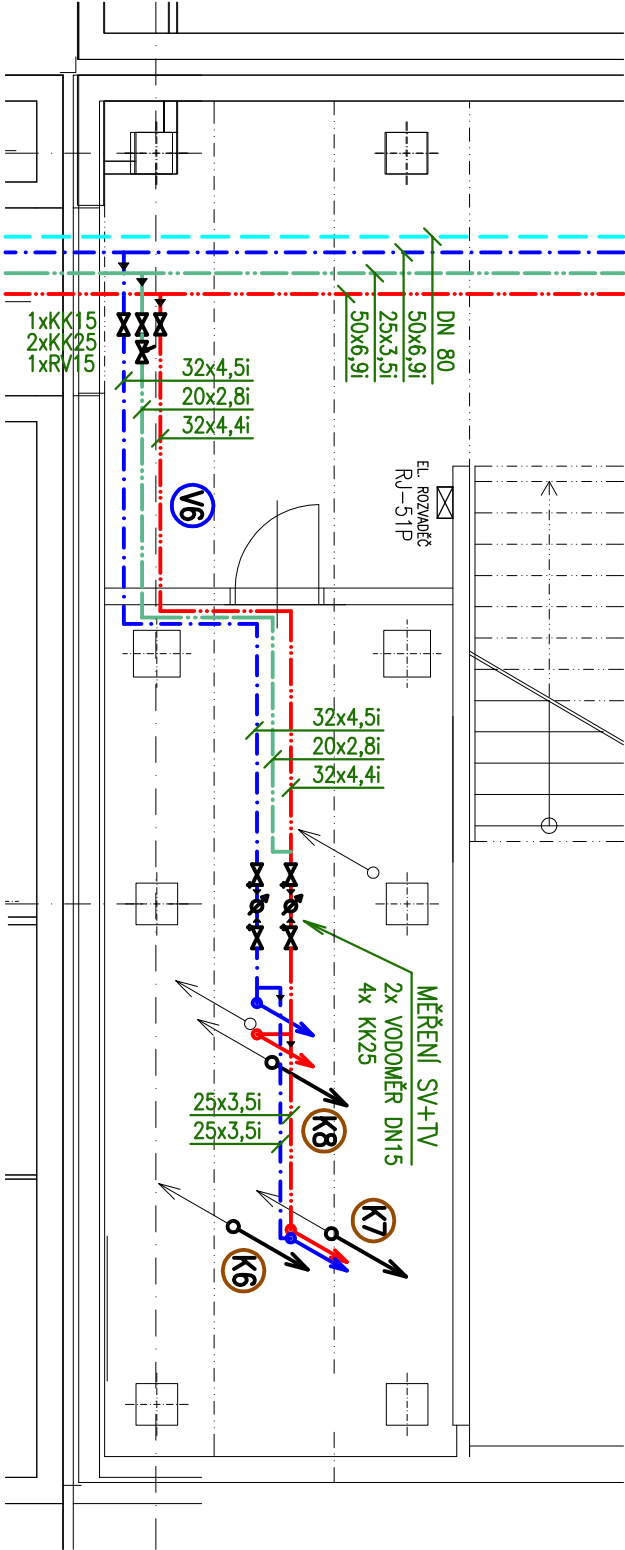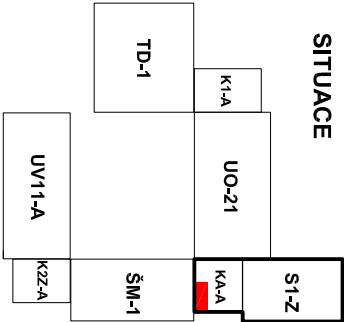

D.1.4 ZDRAVOTNĚ TECHNICKÉ INSTALACE

0m 1,5m 3m 4,5m 6m 7,5m

VYPRACOVAL:		PROJEKTANT:	
Antonín Žydek		Ing. Dorota Kožušníková	
PODPIS		PODPIS	
AKCE: VÝMĚNA ROZVODŮ ZDRAVOTECHNIKY A OPRAVA SOCIÁLNÍCH ZAŘÍZENÍ V OBJEKTU V ZÁLOMU 1, OSTRAVA-ZABŘEH			
OBSAH: PŮDORYS 1.NP – BUDOVY "S1-Z, KA-A"			
STAVBA: V ZÁLOMU 2948/1, 700 30, OSTRAVA		MĚŘÍTKO 1:75	
INVESTOR: MĚSTSKÝ OBVOD OSTRAVA-JIH		STUPEŇ DPS	
		VÝKRES Č. D.1.4.2B	

DK projekt

DK projekt, s.r.o.
Bonumínská 94/113
Ostrava, Muglinov

tel.: 596 732 592
www.dkprojekt.cz
projekte@dkprojekt.cz

ZAK. Č.: DK/21/01/18/ZTI

FORMÁT 2 x A4

DATUM 03-2018

MĚŘÍTKO 1:75

STUPEŇ DPS

VÝKRES Č. D.1.4.2B

