



PŮDORYS

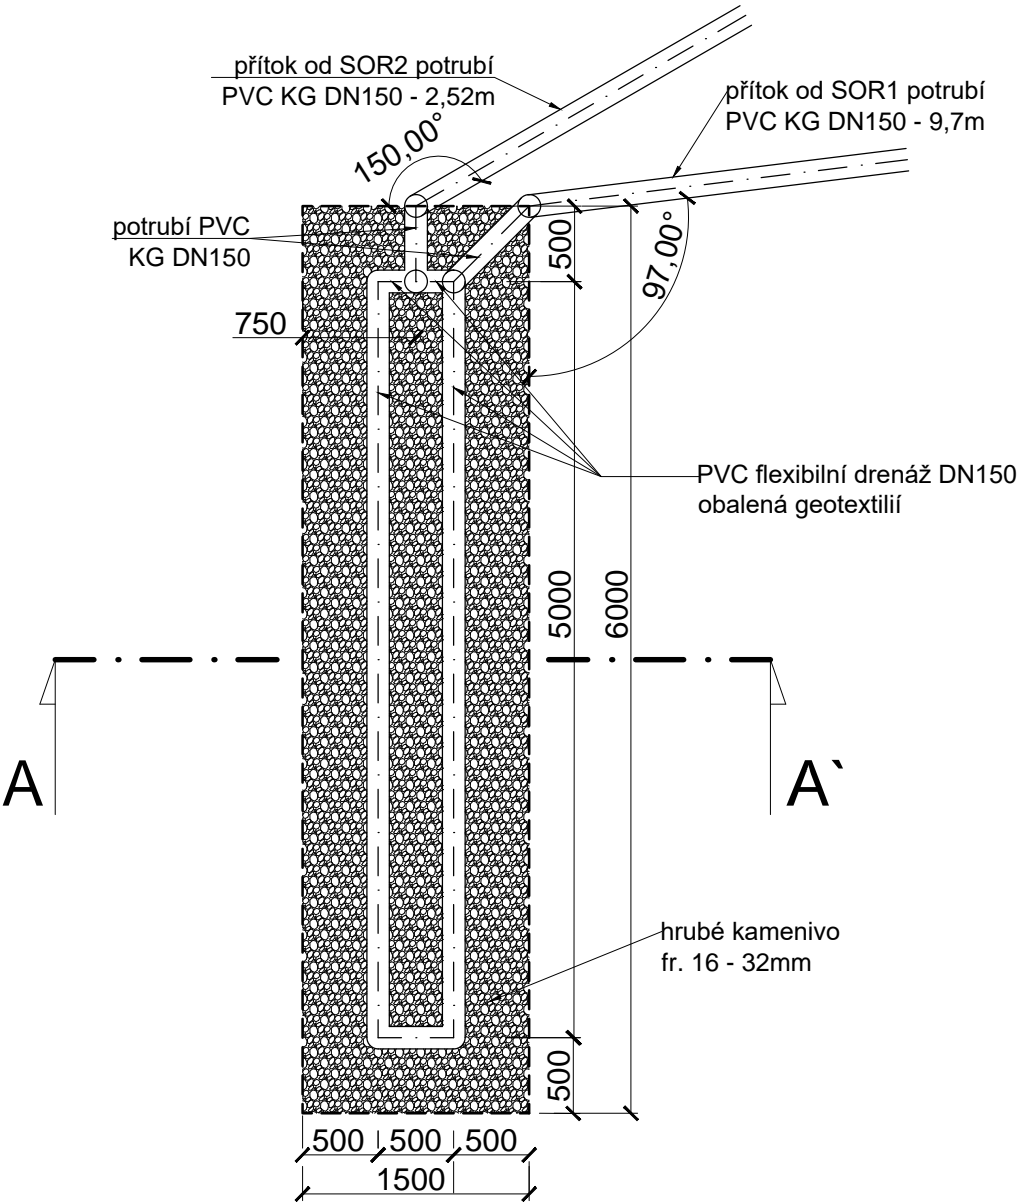

ŘEZ A - A'

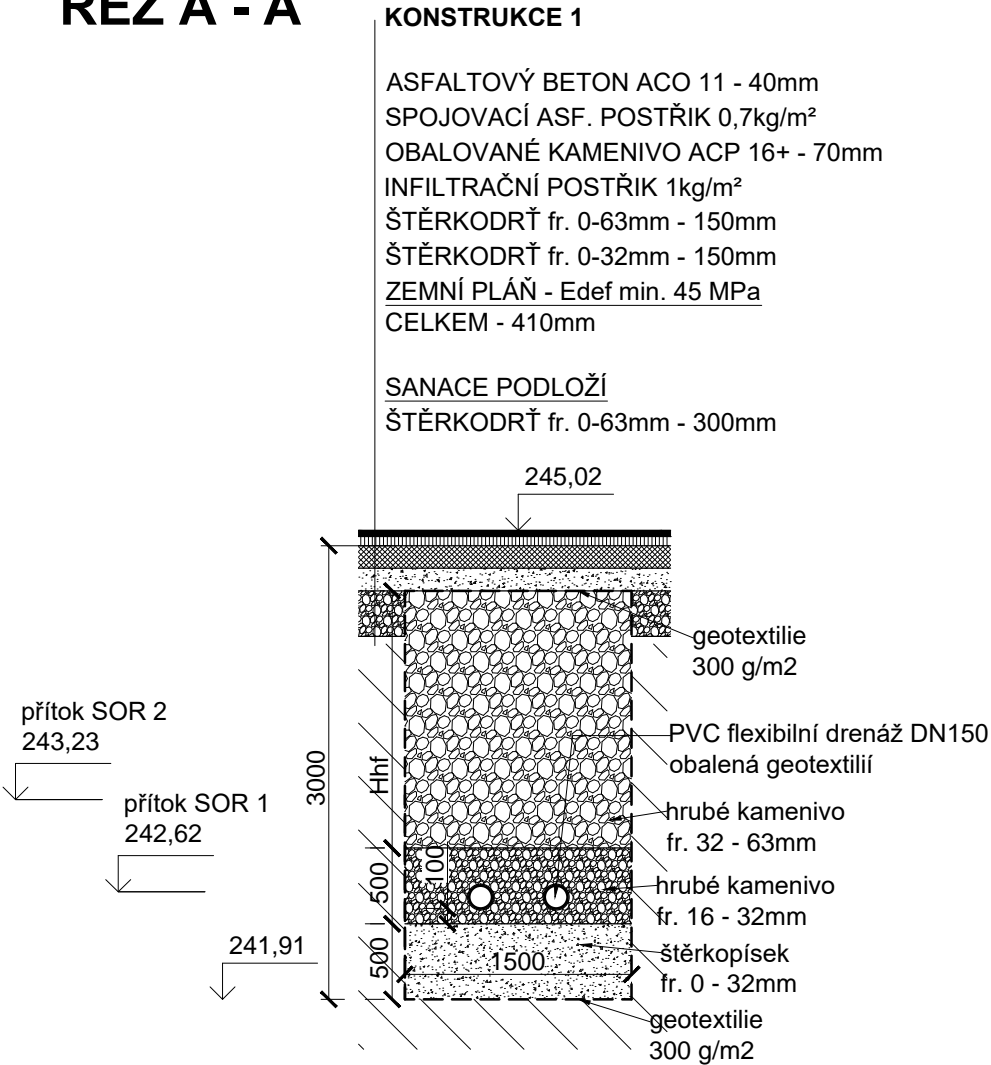

ZODP.PROJEKTANT	VYPRACOVAL	K.Ú	PARÉ Č.:	RAZÍTKO:	
ING. ROMAN FILDÁN	ING. ROMAN FILDÁN	VÝŠKOVICE U OSTRAVY			
KRAJ: Moravskoslezský kraj		MÍSTO: ul. Výškovická, Ostrava			
INVESTOR: Městský obvod Ostrava - Jih, Horní 791/3, 700 30 Ostrava-Hrabůvka					
AKCE: Parkoviště na ul. Výškovická, p.p.č. 793/281, k. ú. Výškovice u Ostravy					
OBJEKT: SO 301 DEŠŤOVÁ KANALIZACE				FORMÁT:	A3
				DATUM:	02/2018
				ÚČEL:	DPS
OBSAH: VSAKOVACÍ OBJEKT				MĚŘÍTKO: 1:50	VÝKRES: D1.1.b.1