


| LEGENDA MÍSTNOSTÍ | |
|-------------------|--------------------|
| Č.M. | NÁZEV |
| 6.01 | Schodiště + chodba |

| LEGENDA | |
|---------|---|
| | Kabelová trasa domácího telefonu |
| | Zvonkové tablo domácího telefonu vč. čtečky pro RFID čipy |
| | Řídicí jednotka domácího telefonu |
| | Napájecí jednotka |
| | Domácí telefon |
| | Zvonkové tlačítko |
| | Elektromechanický zámek |

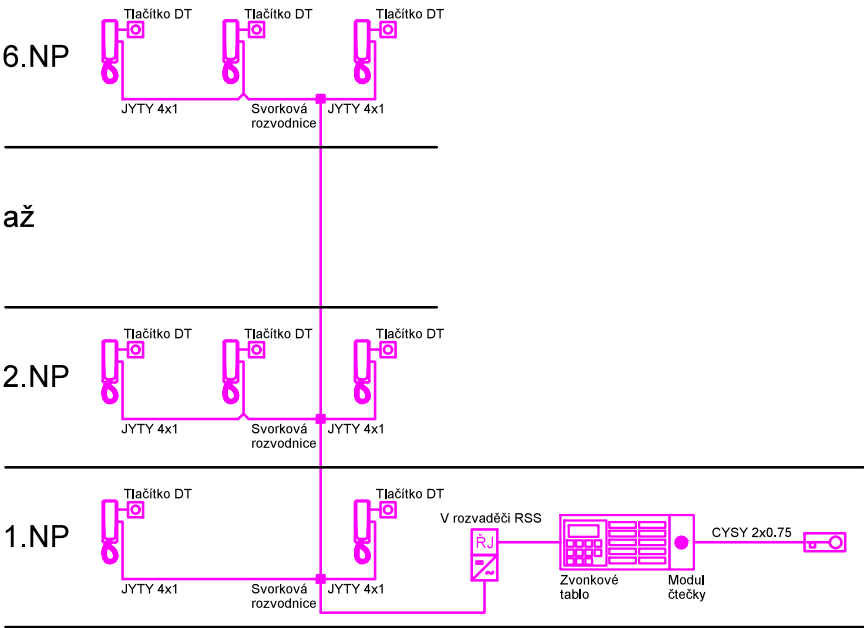

BLOKOVÉ SCHÉMA DOMÁCIHO TELEFONU



| | | | | |
|---------------|---|---------------|-----------------|----------------|
| | Kontroloval | Vypracoval | | |
| | Jan Kupec | David Krayzel | | |
| | | | | |
| Místo stavby | V. Jiříkovského 171/35 700 30 Ostrava - Dubina / kraj Moravskoslezský | | | |
| Investor | Městský obvod Ostrava - Jih Horní 791/3 700 30 Ostrava / kraj Moravskoslezský | | | |
| Název stavby | <div>Oprava elektroinstalace BD na ul. V. Jiříkovského 171/35 700 30 Ostrava - Dubina D.1.4.e SILNOPROUDÁ ELEKTROTECHNIKA</div> | | Formát | 2xA4 |
| Část | | | Datum | 05/2018 |
| | | | Stupeň | DPS |
| | | | Zakázkové číslo | 36-2018-DPS |
| | | | Měřítko | 1:75 |
| Obsah výkresu | PŮDORYS 6.NP - Domácí telefony | | Číslo výkresu | Pořadové číslo |
| | | | D.1.4.g.16 | |