


Legenda značek:

- $\frac{m^3/h}{m^2/h}$ přívod vzduchu
odvod vzduchu
- ventilátor
- regulátor a uzavírací klapka
- podtlaková klapka
- odvod kondenzátu
- tlumič hluku

- VZT ZAŘÍZENÍ
- NOVÉ VZT PŘÍVOD
- NOVÉ VZT ODVOD

LEGENDA IZOLACÍ

- TI 40P
TEPELNÁ IZOLACE 40mm MINERÁLNÍ VATA
S AL. PLEFEM A OPLECHOVÁNÍM
- TI K19
TEPELNÁ IZOLACE NA BÁZI KAUKČUKU
19mm

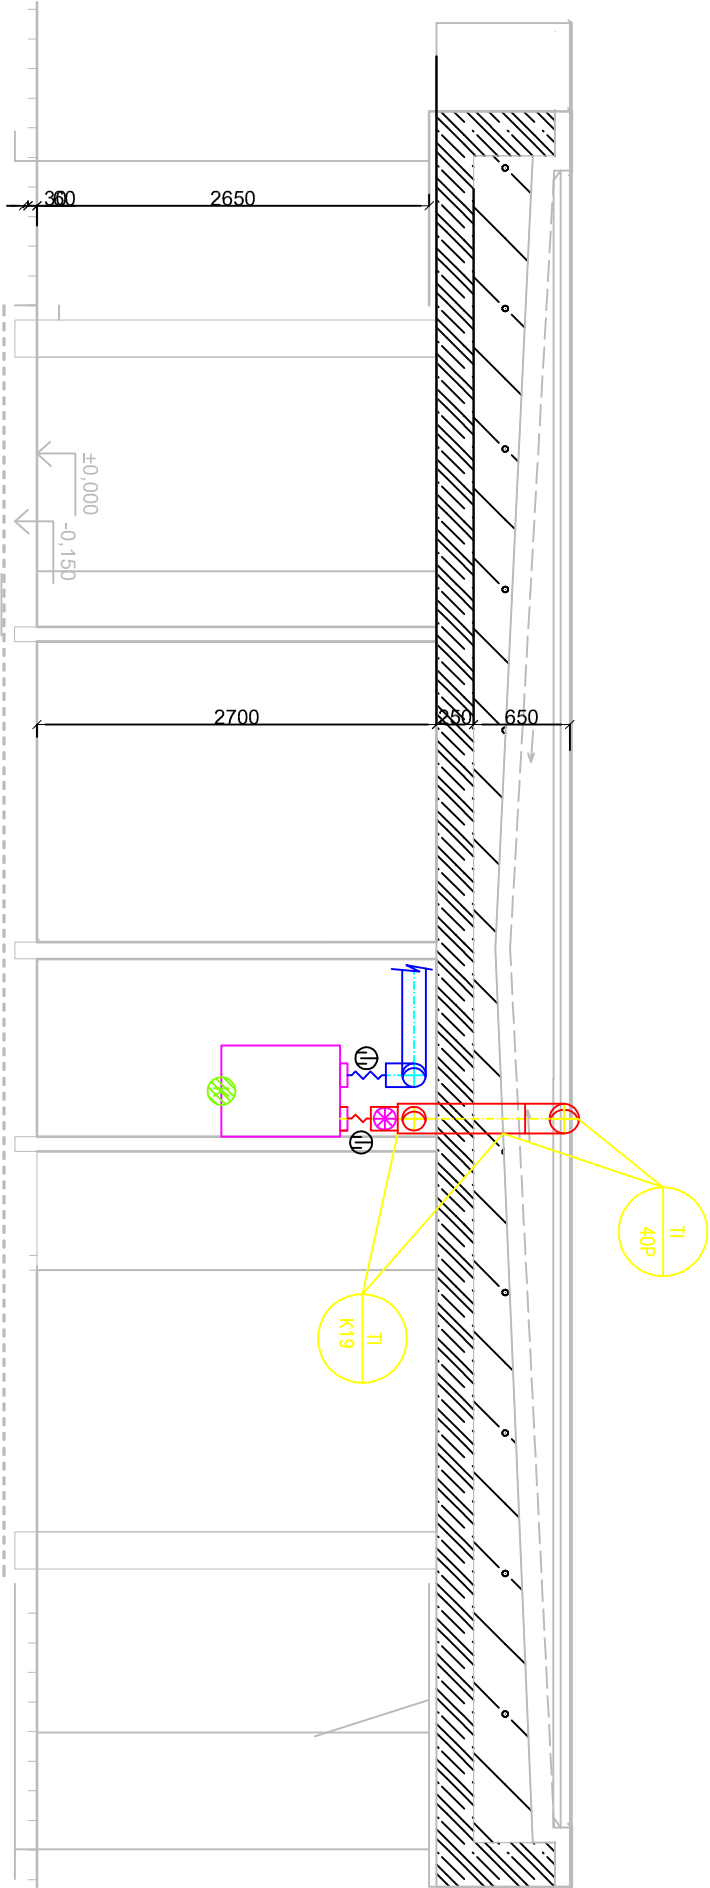

D1.4.4 – VZDUCHOTECHNIKA

ZODP. PROJEKTANT	VYPRACOVAL	KRESLIL	TECH. KONTROLA
Ing. Jar. Pokorný	Ing. L. Bělgar		Ing. Jar. Pokorný
Rekonstrukce objektu na ul. Svornosti			
p.č.st. 3202, Ostrava-Zábřeh			
ŘEZ			MĚŘÍTKO 1:50
poel spol. s r.o.			ČÍSLO VKR. 603
FORMÁT DATUM			2xA4 03/2017
ÚČEL			RDS
ARCH. Č.			618-03/17