









Legenda značek:

- | | |
|---|---------------------------------|
|  | přívod vzduchu
odvod vzduchu |
|  | ventilátor |
|  | regulacií a uzavírací klapka |
|  | podtlaková klapka |
|  | odvod kondenzátu |
|  | tlumící hluku |

- | | | | |
|--------------|------|------|------|
| VZT ZAŘÍZENÍ | NOVÉ | NOVÉ | NOVÉ |
| VZT PŘÍVOD | NOVÉ | NOVÉ | NOVÉ |
| VZT ODVOD | NOVÉ | NOVÉ | NOVÉ |

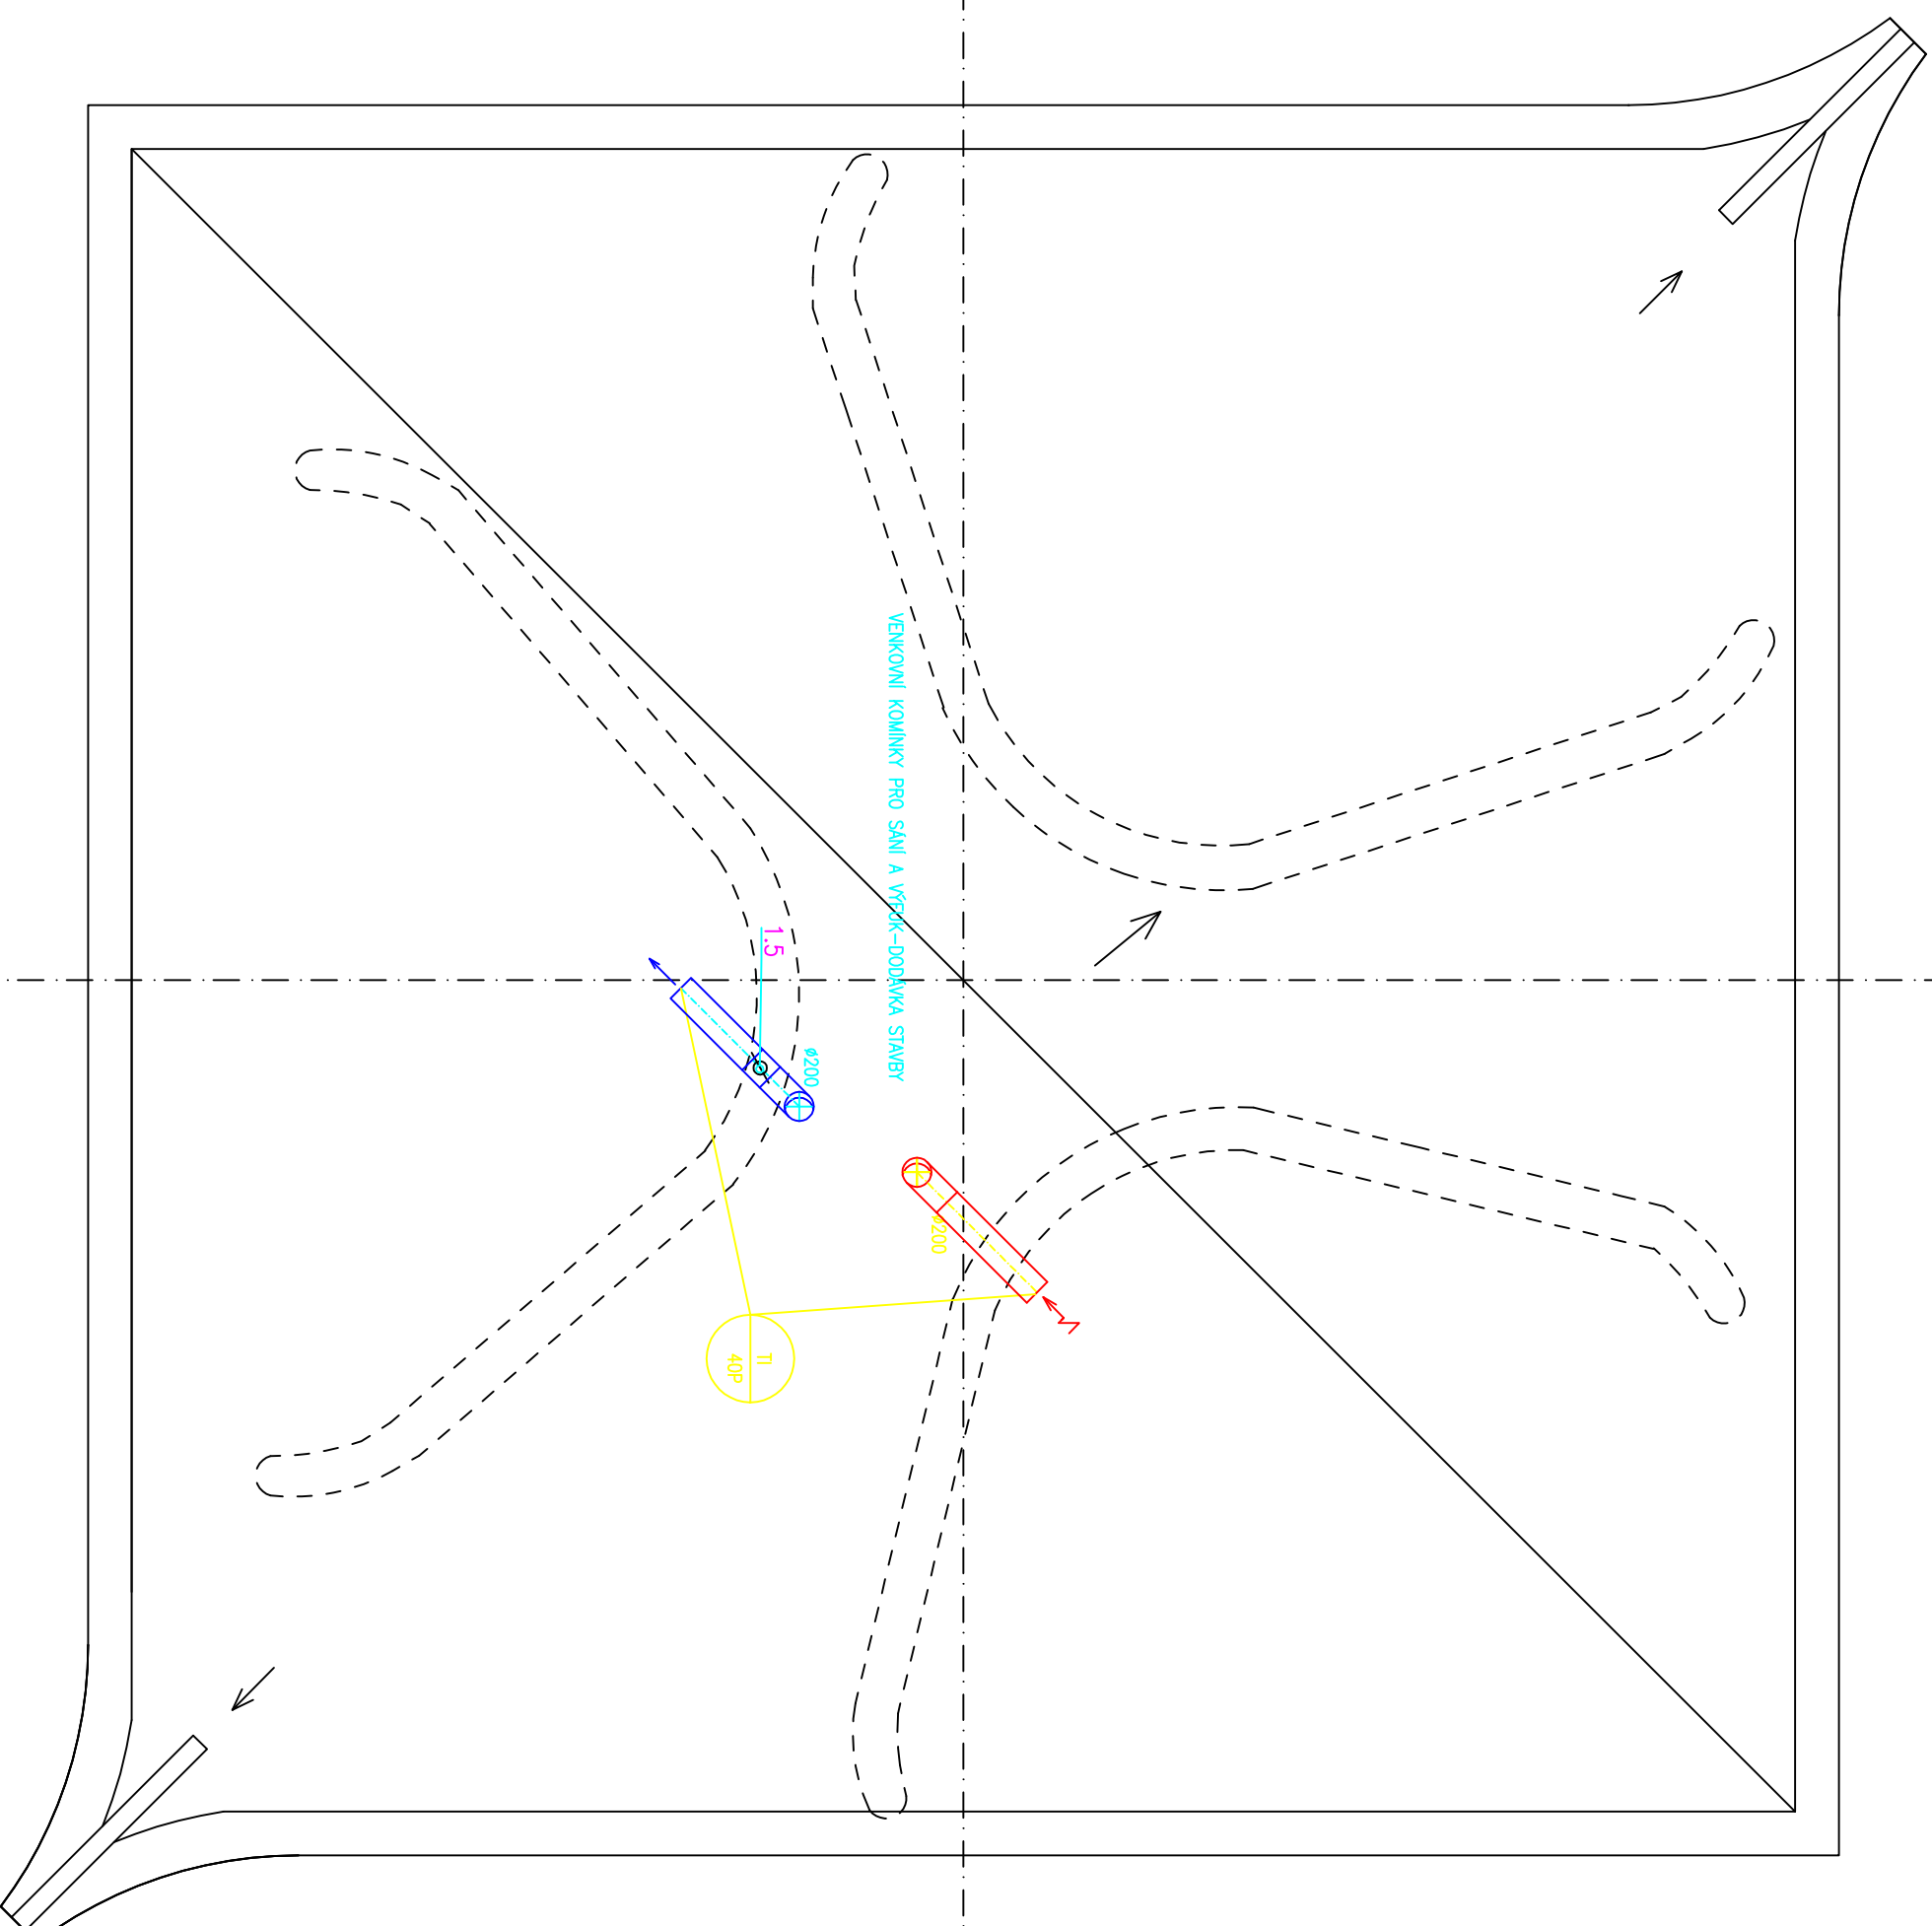

D1.4.4' - VZDUCHOTECHNIKA

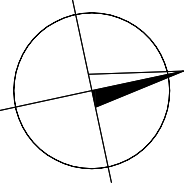

ZODP - PROJEKTANT	VYPRACOVAL	KRESLIL	TECH. KONTROLA	poel spol. s r.o.
Ing. Jar. Pokorný	Ing. L. Běljar		Ing. Jar. Pokorný	

Rekonstrukce objektu na ul. Svornosti

p.č.st. 3202, Ostrava-Zábřeh

Přidorys střechy

MĚŘÍTKO
1:50

ČÍSLO
VYKR. 602

ČÍSLO
VYKR.
602