

Legenda místností :


Č.M.	MÍSTNOST	M2
1.01	SKLAD	11,80
1.02	WC INVALIDI	3,60
1.03	WC MUŽI+VÝLEVKA+UMYVÁRNA	12,90
1.04	WC ŽENY+UMYVÁRNA	14,20
1.05	BISTRO	13,90
1.06	WC+UMYVÁRNA PERSONÁL	3,10
1.07	WC DPO	3,40

LEGENDA:


PŘÍMOTOPNÝ ELEKTRICKÝ KONVEKTOR
E1 - VÝKON 500 W 369×451×78

TOPNÁ ROHOŽ SE ZVÝŠENOU OCHRANOU PROTI VLNKOSTI
ŠÍŘKY 500mm
E2 - VÝKON 410W, MĚRNÝ VÝKON 160W, PLOCHA 2,6m2
E3 - VÝKON 210W , MĚRNÝ VÝKON 160W, PLOCHA 1,3m2

PT - ŘÍZENÍ VÝKONU PODLAHOVÝCH TOPNÝCH ROHOŽÍ UNIVERZÁLNÍM
PROGRAMOVATELNÝM TERMOSTATEM SNÍMAJÍCÍM TEPLOTU PODLAHY
TERMOSTAT BUDE UMÍSTĚN V ANTIVANDAL KRYTU (DODÁVKA STAVEBNÍ ČÁSTI)

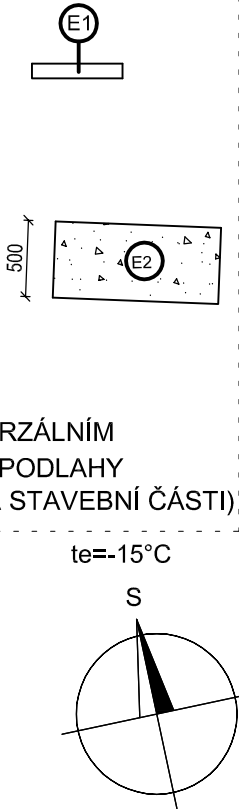

VLASTNOSTI PŘÍMOTOPNÉHO ELEKTRICKÉHO KONVEKTORU:
ODSTUPOVÉ VZDÁLENOSTI : SPODNÍ HRANA 15 cm, BOČNÍ A HORNÍ HRANA 10 cm, ČELNÍ STĚNA 100cm
ELEKTRONICKÝ TERMOSTAT (přesnost 0,1°C) , PILOTNÍ VODIČ, KRYTÍ IP 24, MOŽNOST INSTALACE NA HOŘLAVÝ PODKLAD
V PROSTORU NAD INSTALOVANOU ELEKTRICKOU TOPNOU ROHOŽÍ JE NUTNÉ, ABY VEŠKERÉ ZAŘÍZENÍ BYLO UMÍSTĚNO NA NOŽKÁCH .

ING. DANIEL BARTOŠ, Krestova 1256/35, 700 30 Ostrava				+420 603 949 720	
Vypracoval:	Ing. Bartoš 			Formátů A4: 2	
Přezkoumal:	Ing. Bartoš			Měřítko: 1:50	
Investor	SMO Městský obvod Ostrava-Jih Horní 791/3, Hrabůvka, 70030 Ostrava			<div>Sada č:</div> <div>1</div>	
Název stavby:	Rekonstrukce objektu na ul. Svornosti p.č.st. 3202, Ostrava-Zábřeh				
Část:	D.1.4.1 Ústřední vytápění				
Stupeň:	DPS				
Číslo zakázky	T19-2017	Datum:	08/2017	<div>Výkres č.:</div> <div>301</div>	
Obsah: Půdorys 1.NP - nový stav					