

LEGENDA SITUACE:

- STÁVAJÍCÍ KOMUNIKACE
- STÁVAJÍCÍ CHODNÍKY
- STÁVAJÍCÍ BUDOVY
- HRANICE PARCEL
- 654/54

PARCELNÍ ČÍSLO
- GEODETICKÉ ZAMĚŘENÍ  
STÁVAJÍCÍCH KONSTRUKCÍ

SO 01 - PARKOVIŠTĚ A ZPEVNĚNÉ PLOCHY

- PARKOVACÍ STÁNÍ - BET. DLAŽBA TL. 80mm
- CHODNÍK - BET. DLAŽBA TL. 60mm
- PRVKY PRO NEVIDOMÉ A SLABOZRAKÉ
- OPRAVA PRUHU ŽIVIČNÉHO KRYTU
- NAVRŽENÁ ZELEŇ, VEGETAČNÍ ÚPRAVY
- SILNIČNÍ OBRUBNÍK ZVÝŠENÝ
- SILNIČNÍ OBRUBNÍK ZAPUŠTĚNÝ
- SILNIČNÍ PŘÍDLAŽBA
- VODOROVNÉ DOPRAVNÍ ZNAČENÍ
- CHRÁNIČKA KABELOVÝCH VEDENÍ

SO 02 – VSAKOVÁNÍ SRÁŽKOVÝCH VOD

- SV1 SORPČNÍ VPUST - 3 ks
- VSAKOVACÍ VRT - 3 ks Ø 360mm
- AKUMULAČNÍ BOXY  
AN1, AN2 - 1,2 x 3,6 x 0,42  
AN3 - 1,2 x 4,2 x 0,42

SO 03 – OCHRANA KABELU VO

- NOVÁ TRASA KABELU VO


SO 04 – VEGETAČNÍ ÚPRAVY

- KÁCENÉ KEŘE - 3 ks
- KEŘOVÁ VÝSADBA - 1 ks
- PŘESAZOVANÉ STROMKY 4 ks + 1 ks nový
- PANELY PRO VEDENÍ KOŘENŮ

- HRANICE STAVENIŠTĚ
- PŘÍSTUPOVÁ KOMUNIKACE PRO IZS
- DEPONIE A ZAŘÍZENÍ STAVENIŠTĚ
- OHRAZENÍ PROSTORU STAVENIŠTĚ  
PÁSKOU (OPLOCENÍM)
- OCHRANA ŽB KANÁLU - NAPŘ. BETON. PANELY  
(PŘI KRYTÍ MENŠÍM 0,5M)


LEGENDA INŽENÝRSKÝCH SÍTÍ :

- Vodovodní potrubí pitné vody podzemní - OVAK
- Kanalizační stoka, potrubí (bez rozlišení druhu) podzemní - OVAK
- Venkovní silové vedení podzemní - NN - ČEZ
- Kanalizační stoka, potrubí (bez rozlišení druhu) podzemní - Ostravské komunikace
- El. silové vedení pro veřejné osvětlení (NN) podzemní - Ostravské komunikace
- Sdělovací vedení spojové podzemní - CETIN
- Plynovodní potrubí NTL podzemní - RWE
- Sekun. rozvod tepla - Veolia Energie ČR
- Vedení pro anténní rozvody podzemní - UPC

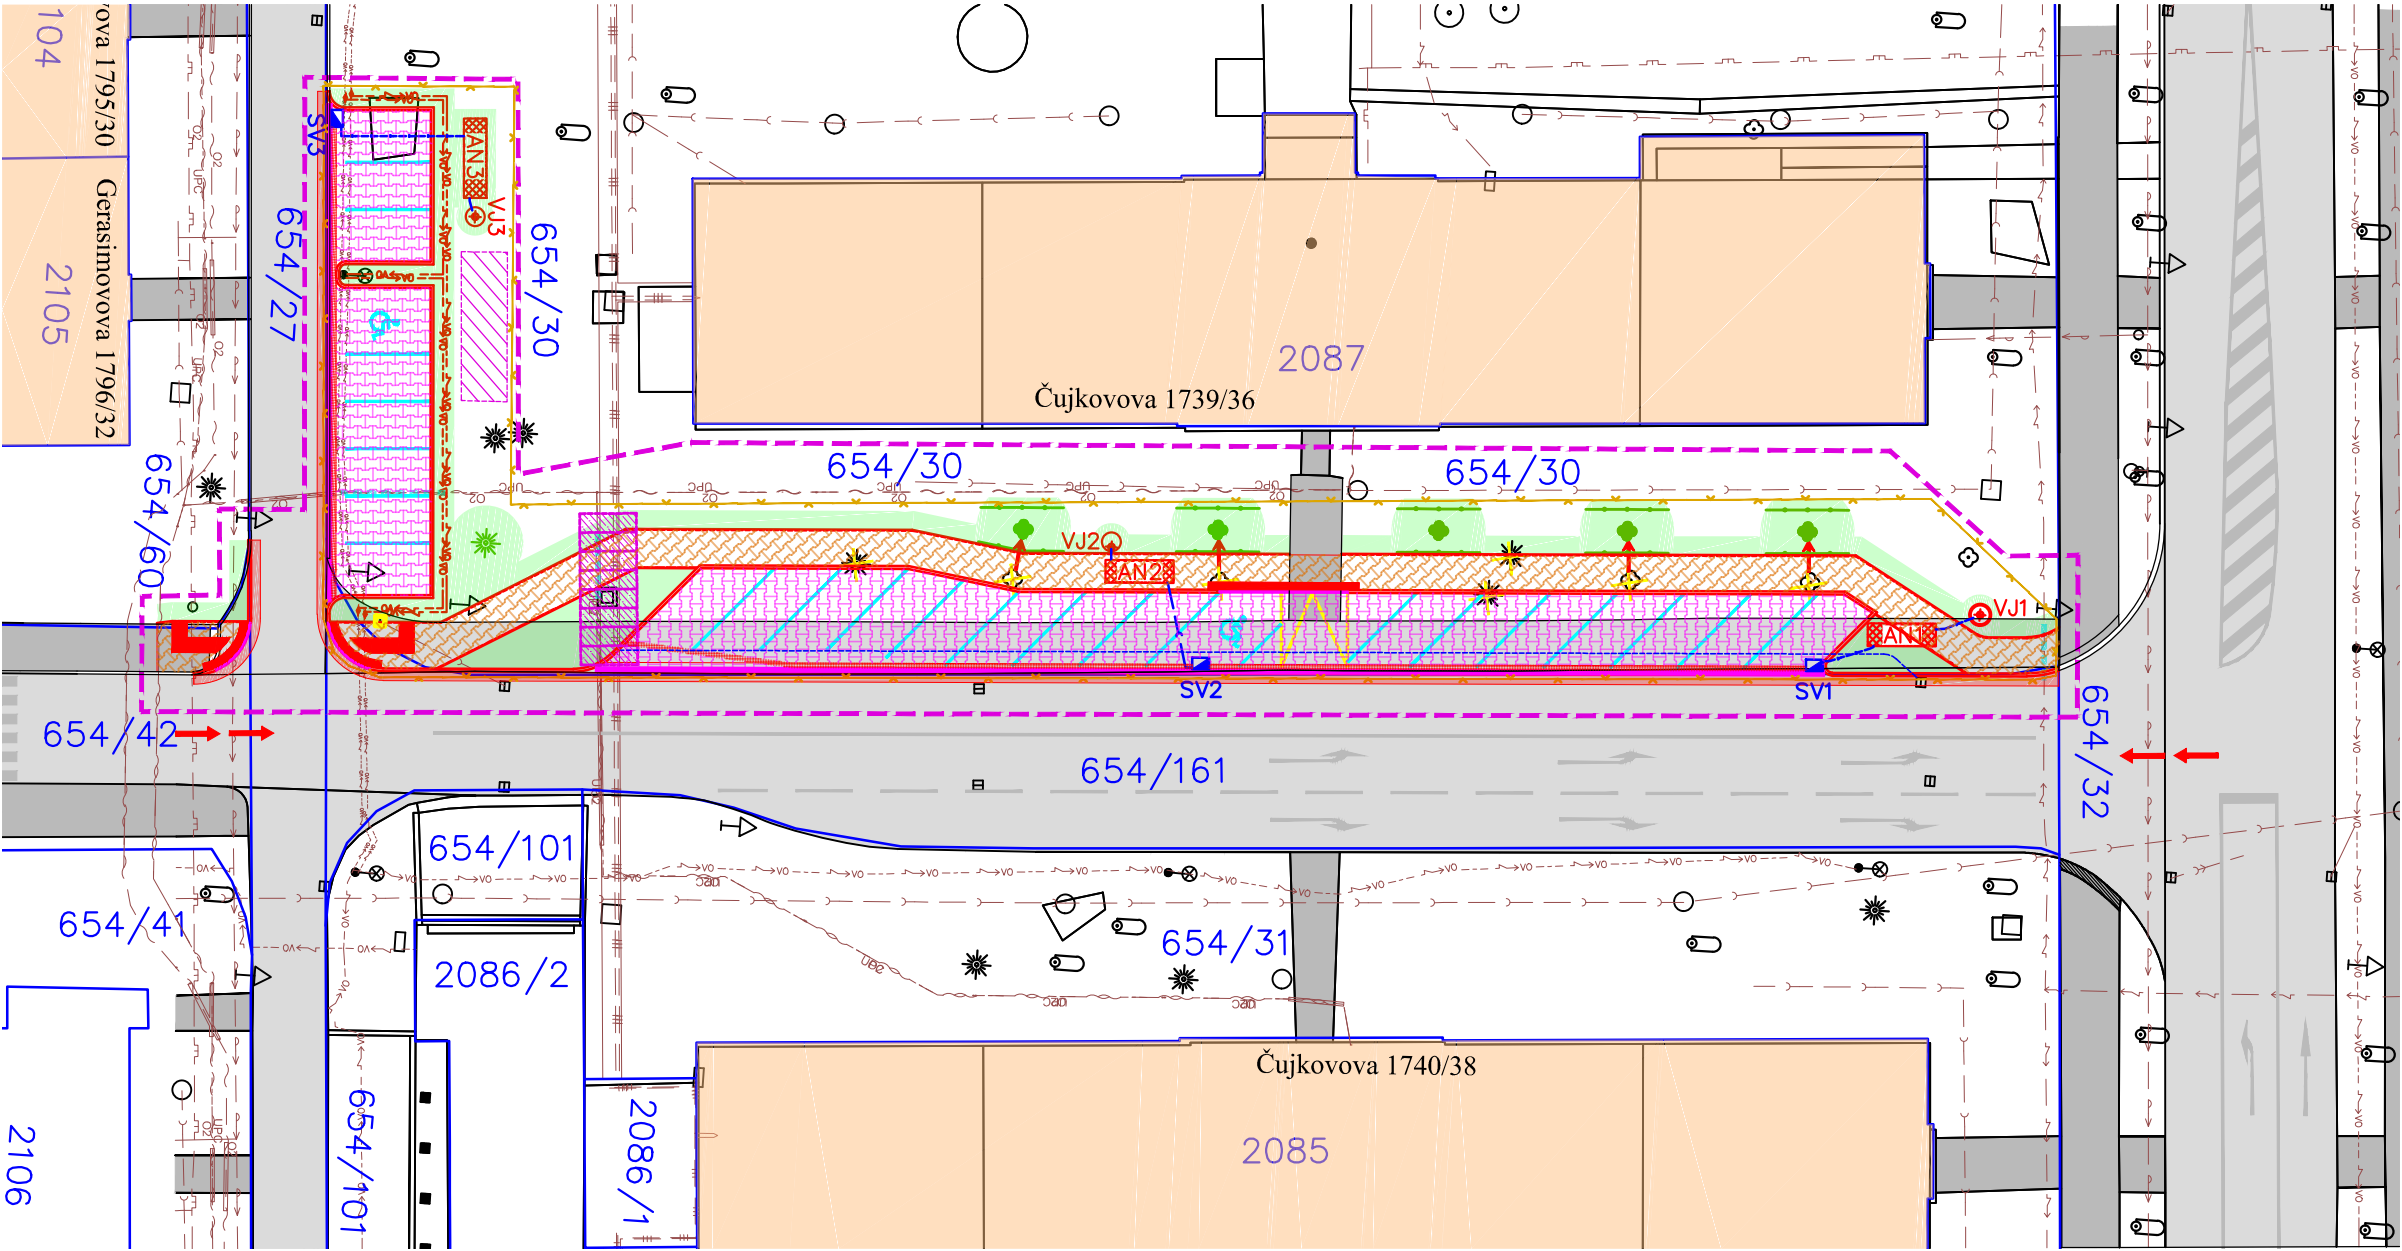

M 1:400

KATASTRÁLNÍ ÚZEMÍ: ZÁBŘEH NAD ODROU  
SOUŘADNICOVÝ SYSTÉM JTSK, VÝŠKOVÝ SYSTÉM BPV

|   |  |                    |      |   |  |   |         |
|---|--|--------------------|------|---|--|---|---------|
| ODPOV.PROJEKTANT  |  | ING. PAVOL LIPTÁK  |      |  |  | ING. PAVOL LIPTÁK   |         |
| NAVRHL, VYPRACOVAL  |  | ING. PAVOL LIPTÁK  |      |   |  | Vrchlického 1207/10                                       |         |
| KONTROLOVAL   |  | ING. LIBOR HABRNÁL |      |   |  | 716 00 Ostrava-Radvanice<br>tel. 725 789 642, IČ 01081608 |         |
| KRAJ  | MORAVSKOSLEZSKÝ                                      |                    | OBEC | OSTRAVA   |  | STUPEŇ  | DPS     |
| OBJEDNATEL  | STATUTÁRNÍ MĚSTO OSTRAVA, MĚSTSKÝ OBLAST OSTRAVA-JIH |                    |      |   |  | DATUM   | 06/2019 |
| AKCE<br><b>Vybudování parkovacích stání na ul. Čujkovova 36,<br/>p.p.č. 654/30, k.ú. Zábřeh nad Odrou</b> |  |                    |      |   |  | MĚŘÍTKO   | 1:400   |
|   |  |                    |      |   |  | FORMÁT  | 2 x A4  |
|   |  |                    |      |   |  | ZAK.ČÍSLO   | 201909  |
|   |  |                    |      |   |  | ČÍS.SOUPRAVY  |         |
| VÝKRES  |  | <b>SITUACE ZOV</b> |      |   |  |   |         |