


SITUACE - SO 301 ODVODNĚNÍ  
M 1:250

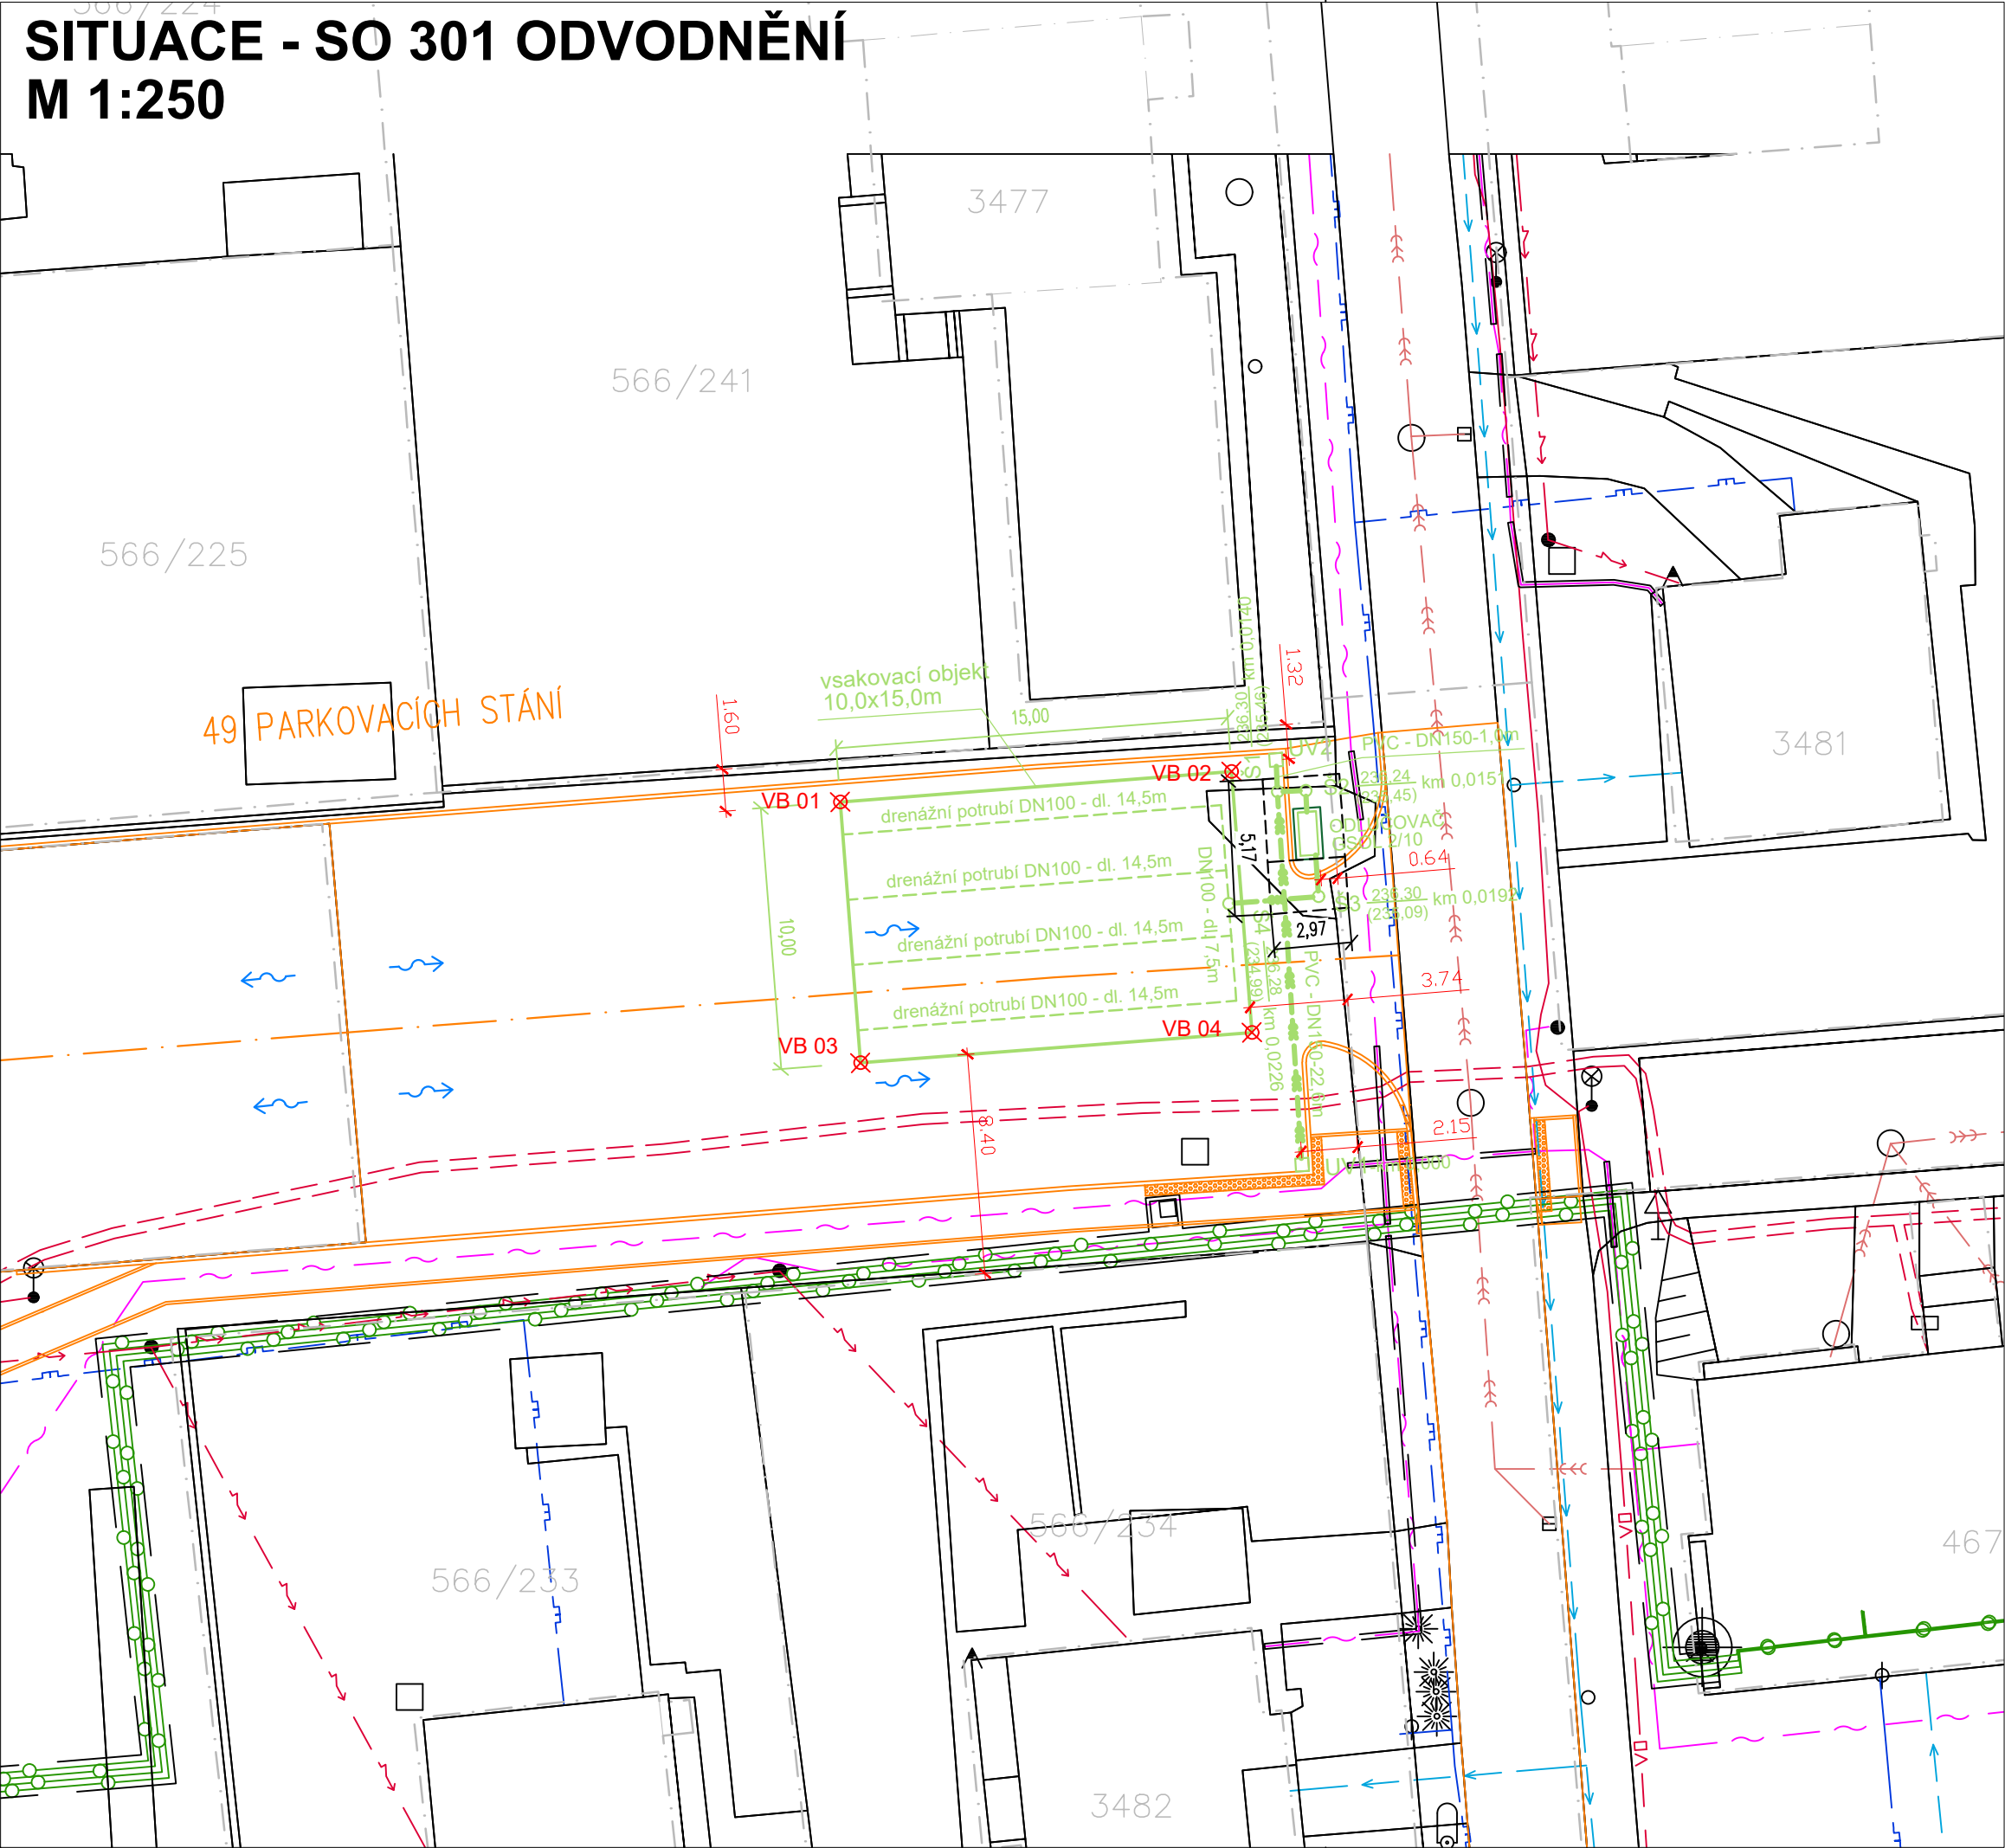

LEGENDA INŽENÝRSKÝCH SÍTÍ:

- stav
- KANALIZACE
  - VODOVOD
  - PLYNOVOD
  - DISTRIB. ROZVOD NN-VZDUŠNÝ
  - DISTRIB. ROZVOD NN-ZEMNÍ
  - DISTRIB. ROZVOD VN-VZDUŠNÝ
  - DISTRIB. ROZVOD VN-ZEMNÍ
  - ROZVOD VO-ZEMNÍ
  - SDĚLOVACÍ KABELY
  - TEPLOVODY
  - HRANICE PARCEL-DLE KN


LEGENDA:

- NÁVRH - NELL PROJEKT
- ROZŠÍŘENÍ PARKOVIŠTĚ NA UL. KOMAROVA V OSTRAVĚ - ZÁBŘEHU

NÁVRH - VODIS

- KANALIZACE PVC-DN150
- DRENÁŽNÍ POTRUBÍ PVC-DN100
- ODLUČOVAČ LEHKÝCH KAPALIN
- KANALIZAČNÍ ŠACHTA Ø425 mm
- VPUSŤ 500×500mm hl. 0,6 m


ODLUČOVAČ LEHKÝCH KAPALIN BUDE DODÁN JAKO KOMPLETNÍ DODÁVKA VČETNĚ POKLOPŮ.  
ODLUČOVAČ JE VYROBEN JAKO VODOTĚSNÁ POLYPROPYLENOVÁ NÁDRŽ.  
ODLUČOVAČ LEHKÝCH KAPALIN S GRAVITAČNĚ SEDIMENTAČNÍ KOMOROU A SORPČNÍM FILTREM GSOL - 2/10.  
ODLUČOVAČ TR. I DLE EN 858-1 ROZŠÍŘENÝ O SORPCI.  
KONCENTRACE LEHKÝCH KAPALIN NA ODTOKU 0,2 AŽ 0,5 mg/L.  
JMENOVITÝ PRŮTOK 2 L/s.  
MAX. PRŮTOK 10 L/s.

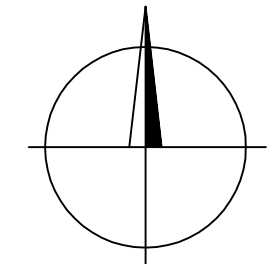

VYTÝČOVACÍ ÚDAJE			
ROZŠÍŘENÍ PARKOVIŠTĚ NA UL. KOMAROVOVAV OSTRAVĚ - ZÁBŘEHU			
Bod	SOUŘADNICE_X	SOUŘADNICE_Y	Poznámka
VB 01	-473199.98	-1105851.34	vsakovací objekt
VB 02	-473185.02	-1105850.17	vsakovací objekt
VB 03	-473184.25	-1105860.14	vsakovací objekt
VB 04	-473199.20	-1105861.31	vsakovací objekt
UV 1	-473182.33	-1105865.20	uliční vpust'
UV2	-473183.32	-1105849.73	uliční vpust'
Š1	-473183.27	-1105850.95	šachta
Š2	-473182.19	-1105850.91	šachta
Š3	-473181.70	-1105854.96	šachta
Š4	-473185.13	-1105855.22	šachta
GSOL_1	-473182.15	-1105851.72	odlučovač - nátok
GSOL_2	-473181.81	-1105853.36	odlučovač - výtok

SOUŘADNICOVÝ SYSTÉM: JTSK  
VÝŠKOVÝ SYSTÉM: Balt p.v.  
POLOHA STÁVAJÍCÍCH INŽENÝRSKÝCH SÍTÍ JE INFORMATIVNÍ

VYPRACOVAL: Ing. GAŽAR	ODP. PROJEKTANT: Ing. GAŽAR	HIP:	SOUBOR:	ZAKÁZKOVÉ ČÍSLO: 2023048	 Tovární 1059/41 772 11 Olomouc
OBJEDNATEL: NELL PROJEKT s.r.o., Kvítková 3687, 760 01 Zlín				DATUM: 10/2023	
ZAKÁZKA : ROZŠÍŘENÍ PARKOVIŠTĚ NA UL. KOMAROVA V OSTRAVĚ - ZÁBŘEHU				FORMÁT: 2 A4	
SITUACE STAVBY				STUPEŇ: DUR+DSP+DPS	MĚŘÍTKO: 1:250
				Č.PŘÍLOHY: D.301.2	Č.KOPIE:

VYPRACOVAL:	ZODP.PROJEKT.	KRESLIL:	VED.PROJEKCE	NELL PROJEKT s. r. o. Kvítková 3687 760 01 Zlín		
Ing. Aleš Trněný	Ing. Karel Kuchař	Ing. Aleš Trněný	Zuzana Kuchařová			
KRAJ: MORAVSKOSLEZSKÝ		KAT. Ú.: ZÁBŘEH NAD ODROU		FORMÁT	A3	
STAVEBNÍK: STATUTÁRNÍ MĚSTO OSTRAVA				DATUM	4/2023	
AKCE: ROZŠÍŘENÍ PARKOVIŠTĚ NA UL. KOMAROVOVA V OSTRAVĚ - ZÁBŘEHU				STUPEŇ	DUSP, PDPS	
				ZAKÁZK. ČÍSLO		
OBSAH:				MĚŘÍTKO:	ČÍSLO VÝKRESU	
SITUACE - SO 301 ODVODNĚNÍ				1:250	D.301.2.	