


PŮDORYS

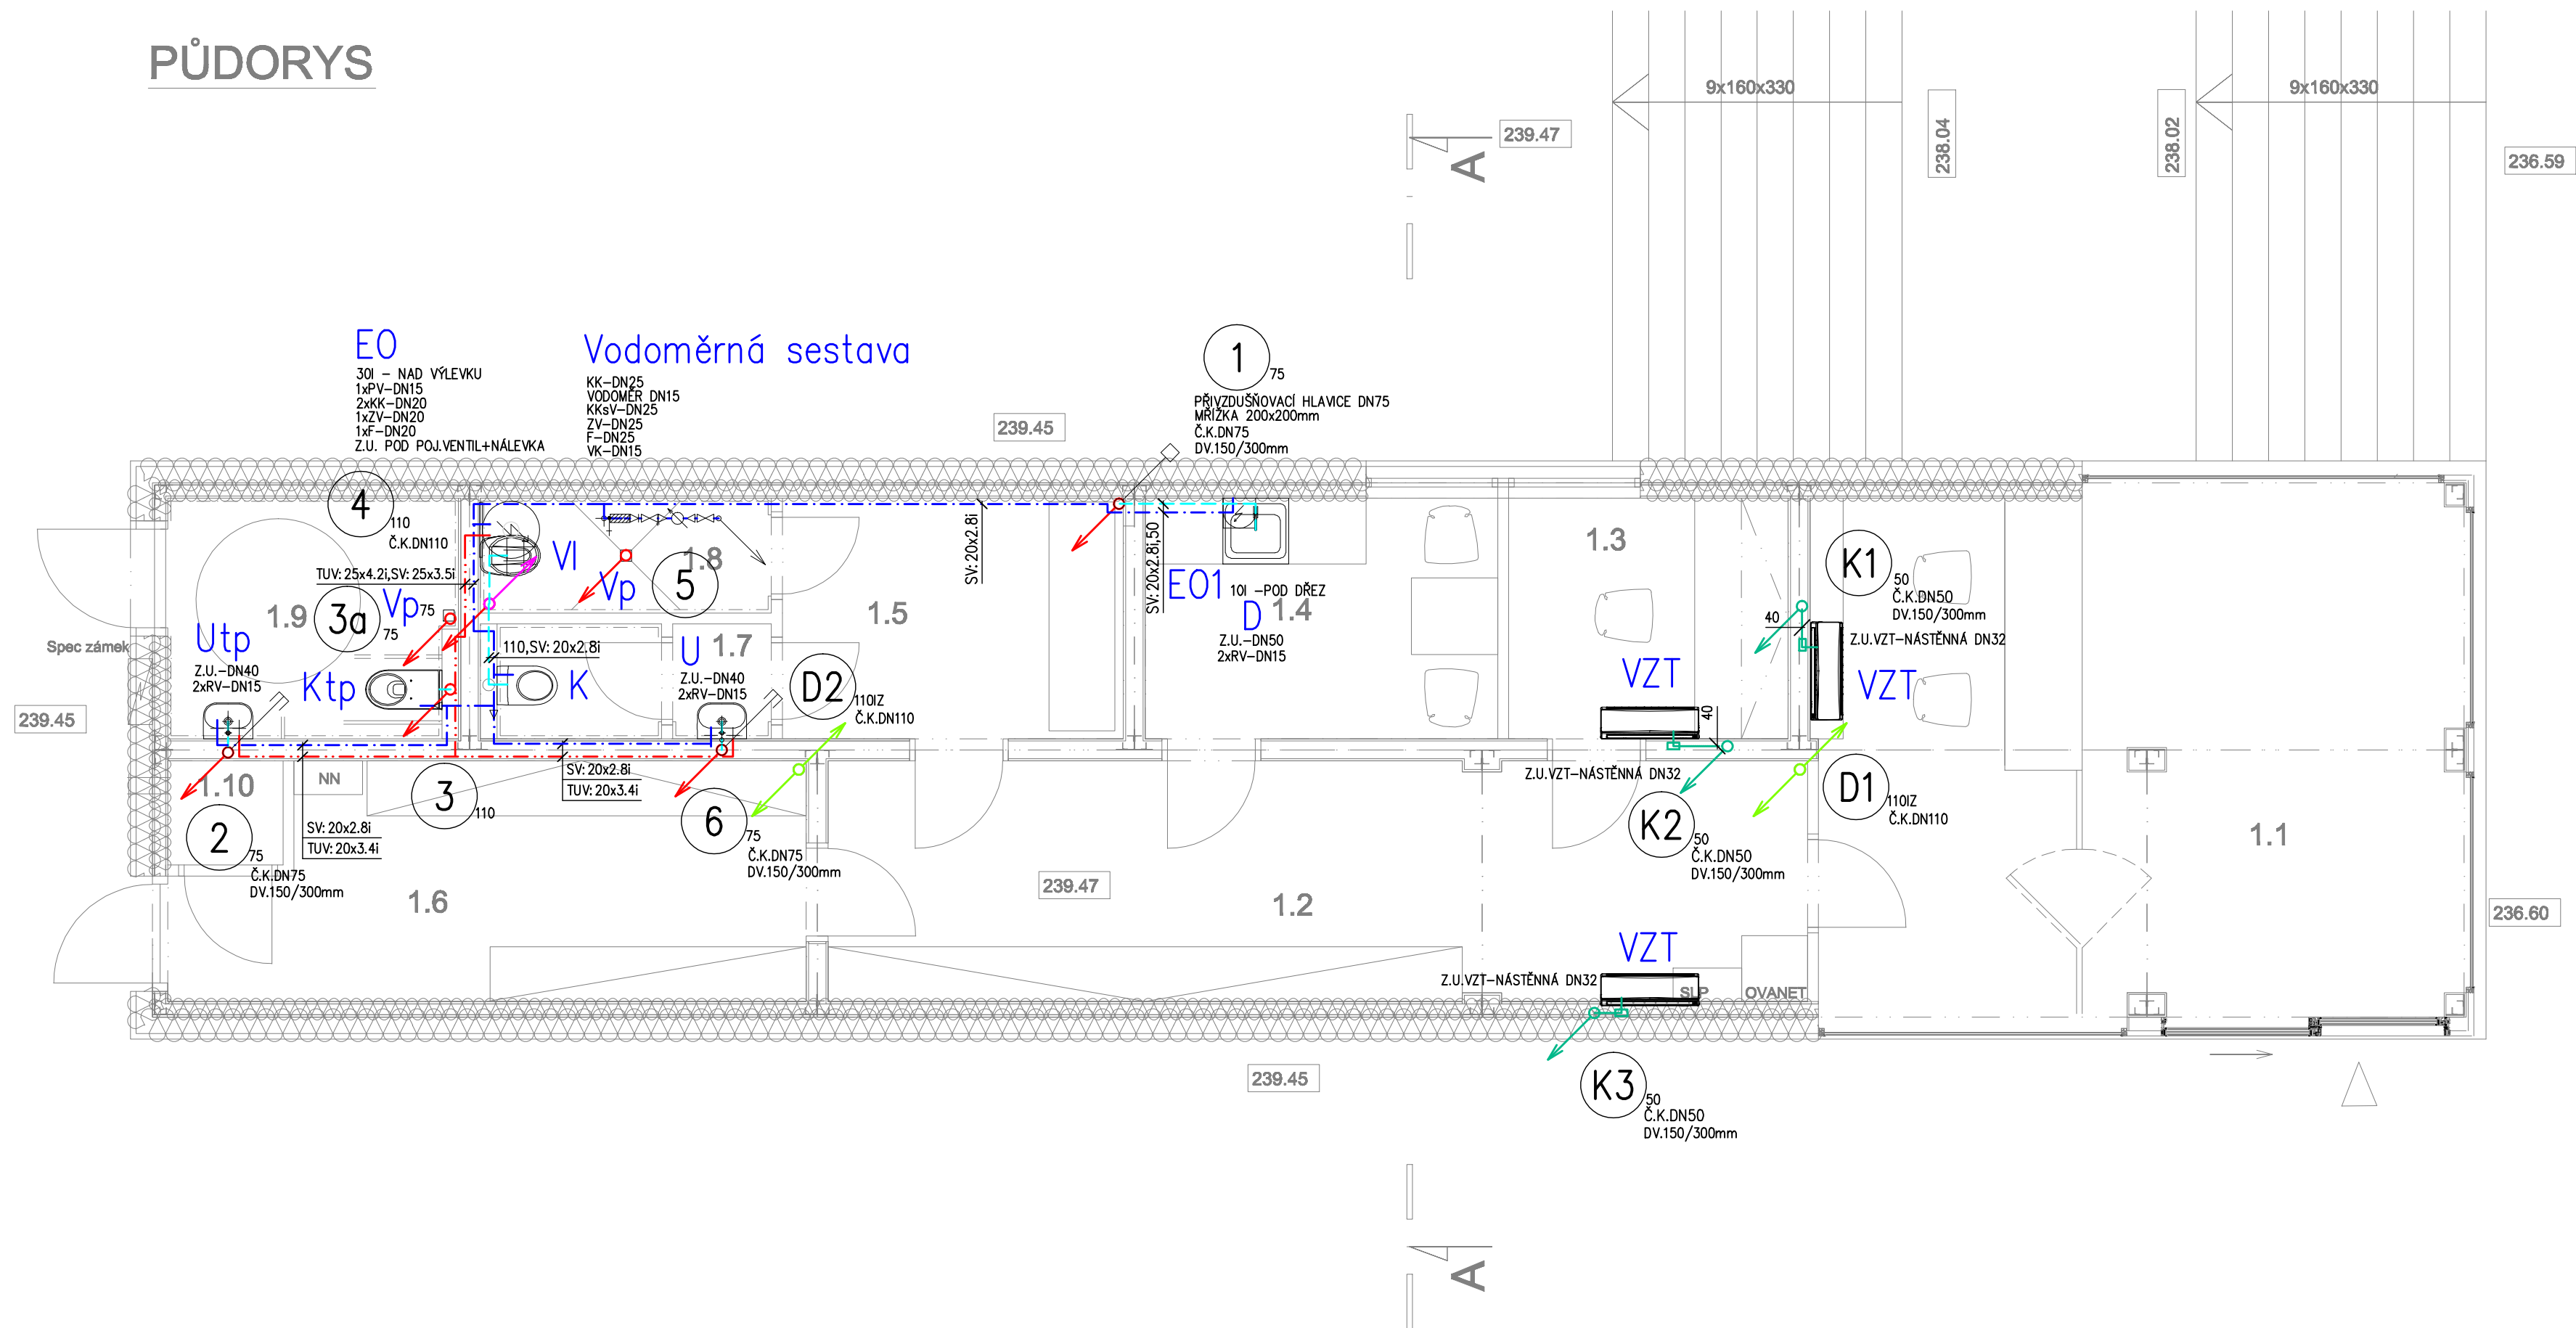

LEGENDA MÍSTNOSTÍ

č.m.	NÁZEV	PLOCHA m²
1.1	INFOCENTRUM	28,3
1.2	SKLAD/CHODBA	19,5
1.3	KANCELÁŘ	5,6
1.4	DENNÍ MÍSTNOST	7,1
1.5	ŠATNA	6,8
1.6	SKLAD	11,5
1.7	WC	2,5
1.8	VÝLEVK	2,8
1.9	WC VEŘEJNOST	5,8
1.10	SKLAD ODPADU	0,95

LEGENDA :

ZAŘIZOVACÍ PŘEDMĚTY VIZ DESING MANUAL ARCHITEKTONICKÁ ČÁST A SOUPIS MATERIÁLU ZT
ZAŘIZOVACÍ PŘEDMĚTY BUDOU ODSOHLAŠOVÁNY INVESTOREM, AD DLE DESING MANUÁLU

VL
EO
K
Ktp
U
Utp
Vp
D
EO1

BILÉ KERAMICKÁ VÝLEVKA S PLASTOVOU MŘÍŽKOU, TLAKOVÝ SPLACHOVACÍ VENTIL
NÁSTĚNNÁ PÁKOVÁ DŘEZOVÁ BATERIE CHROMOVANÁ

ELEKTRICKÝ ZASOBNÍKOVÝ OHŘÍVAČ VODY 30l, 230V,2,0kW

BILÝ KERAMICKÝ KLOZET ZÁVĚSNÝ, VESTAVNÁ NÁDRŽKA DO SÁDROKARTONU
DUROPLASTOVÉ ANTIBAKTERIÁLNÍ SEDÁTKO S POKLOPEM

NEREZOVÝ KLOZET ZÁVĚSNÝ PRO IMOBILNÍ WC, VESTAVNÁ NÁDRŽKA DO SÁDROKARTONU
DUROPLASTOVÉ ANTIBAKTERIÁLNÍ SEDÁTKO S POKLOPEM

NEREZOVÉ PEVNÉ A SKLOPNÉ MADLO

BILÉ KERAMICKÉ UMYVADLO, CHROMOVANÁ ZÁPACHOVÁ UZÁVĚRKA DN40
CHROMOVANÁ STOJÁNKOVÁ PÁKOVÁ UMYVADLOVÁ BATERIE, 2xRV-DN15

NEREZOVÉ UMYVADLO, ZÁPACHOVÁ UZÁVĚRKA DN40 SOUČÁST UMYVADLA
CHROMOVANÁ STOJÁNKOVÁ PÁKOVÁ UMYVADLOVÁ BATERIE, 2xRV-DN15


NEREZOVÉ PEVNÉ MADLO

PODLAHOVÁ VPUSŤ DN75 SE ZAŘÍZENÍM PROTI UNIKÁNÍ ZÁPACHU
PŘI VYSOCHNUTÍ

DŘEZ DO DODÁVKY INTERIÉRU, DO DODÁVKY ZT1 : ZÁPACHOVÁ UZÁVĚRKA DN50
CHROMOVANÁ PÁKOVÁ STOJÁNKOVÁ DŘEZOVÁ BATERIE, 2xRV-DN15

ELEKTRICKÝ ZASOBNÍKOVÝ OHŘÍVAČ VODY 10l, 230V,2,0kW– POD DŘEZ

LEGENDA :

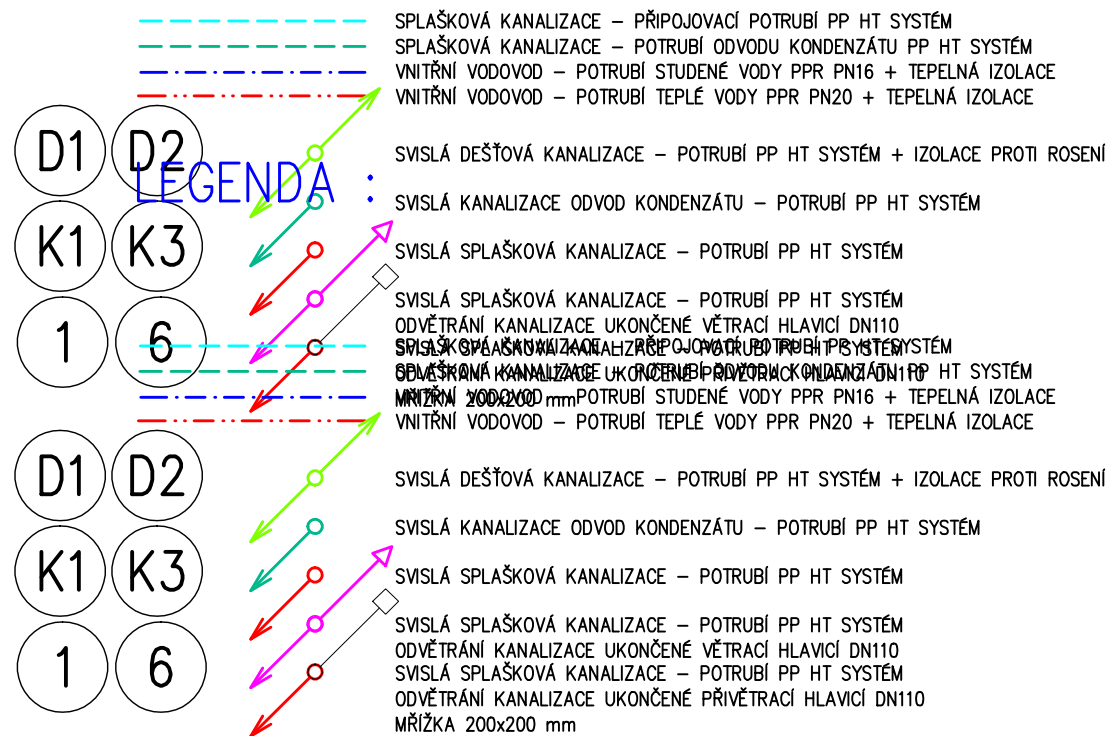


OZNAČENÍ REVIZE	PŘEDMĚT REVIZE	DATUM REVIZE	REVIZI PROVEDL

Souřadný systém : JTSK

Výškový systém : BpV

$$\pm 0,000 = 239,47 \text{ m.n.m.}$$

PROJEKTSTUDIO EUČZ, s.r.o. - nověti vcelkovéjše napředlávajících autorství jím. Ověřitelné technické dokumenty, vypracované a měřené řádně na něm zobrazené přílohy jsou autorské díly ochrany dle zákona č. 128/2000 Sb. (autorský zákon). Originál těchto dokumentů, vypracovaných a měřených řádně na něm zobrazené přílohy jsou "autorské díly" jsou napředlávající PROJEKTSTUDIO EUČZ, s.r.o. Prohlášení autorského díla se jeho jménem nesmí být šířeno způsobem, kterým je napředlávající autorství zálohováno a není udávané finanční za účelem rozšíření napředlávajícího autorství jako dle výpisu a poskytnutí této informace dle své požadované řady osob.			GENÉRALNÍ PROJEKTANT (ZHOTOVITEL) Ⓢ	
ZODPOVĚDNÝ PROJEKTANT	MANAŽÉR PROJEKTU ING. ARCH. DAVID KOTEK	PROJEKTANT ING.PETR KUĐLÍK <i>ing.petr.kudlik</i>	PROJEKTSTUDIO EUČZ, s.r.o. Opavská 6230/29a, 708 00 Ostrava tel./fax: 598 911 126 e-mail: info@projektstudio.cz IČ: 27787443 www . P R O J E K T S T U D I O . c z	
	HLAVNÍ ŘÍZENÝ PROJEKT ING. JAN POKORŇY	VYPRACOVAL ING.PETR KUĐLÍK <i>ing.petr.kudlik</i>		
	ZODPOVĚDNÝ PROJEKTANT ING.PETR KUĐLÍK <i>ing.petr.kudlik</i>	KONTROLOVAL ING.PETR KUĐLÍK <i>ing.petr.kudlik</i>		
STAVEBNÍK (OBJEDNATEL) SMO MO OSTRAVA - Jih, Horní 791/3, 700 30 Ostrava - Hrabůvka, IČ: 00845451 MÍSTO STAVBY p.č. 203/1, 311/33, 479/4, 957/1, 957/2, 1800/2, 1800/3, 1800/5, 1800/9 k.ú. Hrabůvka NÁZEV STAVBY (DÍLO)			ZPRACOVATEL ČÁSTI PD  ING.PETR KUĐLÍK 28 ŘÍJNA 198, OSTRAVA M.Arc: 777 882 383	
NÁMEŠTÍ OSTRAVA - JIH, VEŘEJNÝ PROSTOR HRABŮVKA			DATUM ZAKÁZKA č. PS 17 108 FORMÁT 8 x A4	
STAVEBNÍ OBJEKT (SO) SO 06 - INFOCENTRUM ČÁST DOKUMENTACE D.1.4.1 - ZDRAVOTNÉ TECHNICKÉ INSTALACE			STUPEŇ PD DPS MĚŘÍTKO 1:50	PARÉ
DOKUMENT PŮDORYS 1.NP			ČÍSLO DOKUMENTU D.1.4.1 - 103	